



Městský úřad
stavební úřad
BRIDLICHA
793 51

Výst: 170/2023/31
1.6.2023
B



- - - - - nová trasa TMCZ
- ~ ~ ~ ~ ~ podvrty/protlak
- - - - - překop komunikace
- Nový nadzemní rozvaděč PODB (1600x550x350 mm)
- Nový nadzemní rozvaděč ZB24/48 (1750x400x245 mm)


Dodavatel: COM PLUS CZ s.r.o. Naš Kozubňou 31748 190 00 PRAHA 9	Vypracoval: Pavel Novotný Zodpovědný projektant: Ing. Jan Bobek Date/Datum: 04/2022	Název Výkresu: Katastrální situace č. 1	Měřítko: 1:1000 Formát: A3 Číslo výkresu:
	Stupeň: <div style="text-align: center; font-size: 2em; font-weight: bold;">DUR</div>	Název stavby: INS_FTTH_CZ_2238_xxxxx_Bridlicna_3	IRN: PL-211365_2088698 Název stanice: -


Dodavatel:  COM PLUS CZ s.r.o. Naš Křižovník 317/68 190 00 PRAHA 4	Vypracoval: Pavel Novotný Zodpovědný projektant: Ing. Jan Bobek Date/Datum: 04/2022 Stupeň:	Název Výkresu: Katastrální situace č.2	 Měřítko: 1:1000 Formát: A3 Číslo výkresu:
	<h1 style="text-align: center;">DUR</h1>	Název stavby: INS_FTTH_CZ_2238_xxxxx_Bridlicna_3 Název stanice: -	Číslo výkresu: <h2 style="text-align: center;">C.4.2</h2>

Městský úřad
 stavební úřad
 BRIDLICNA
 793 51
 195T-170/2023/8Y
 1.6.2023
 Jan Bobek



-  nová trasa TMCZ
-  podvrť/protlak
-  překop komunikace
-  Nový nadzemní rozvaděč PODB (1600x550x350 mm)
-  Nový nadzemní rozvaděč ZB24/48 (1750x400x245 mm)

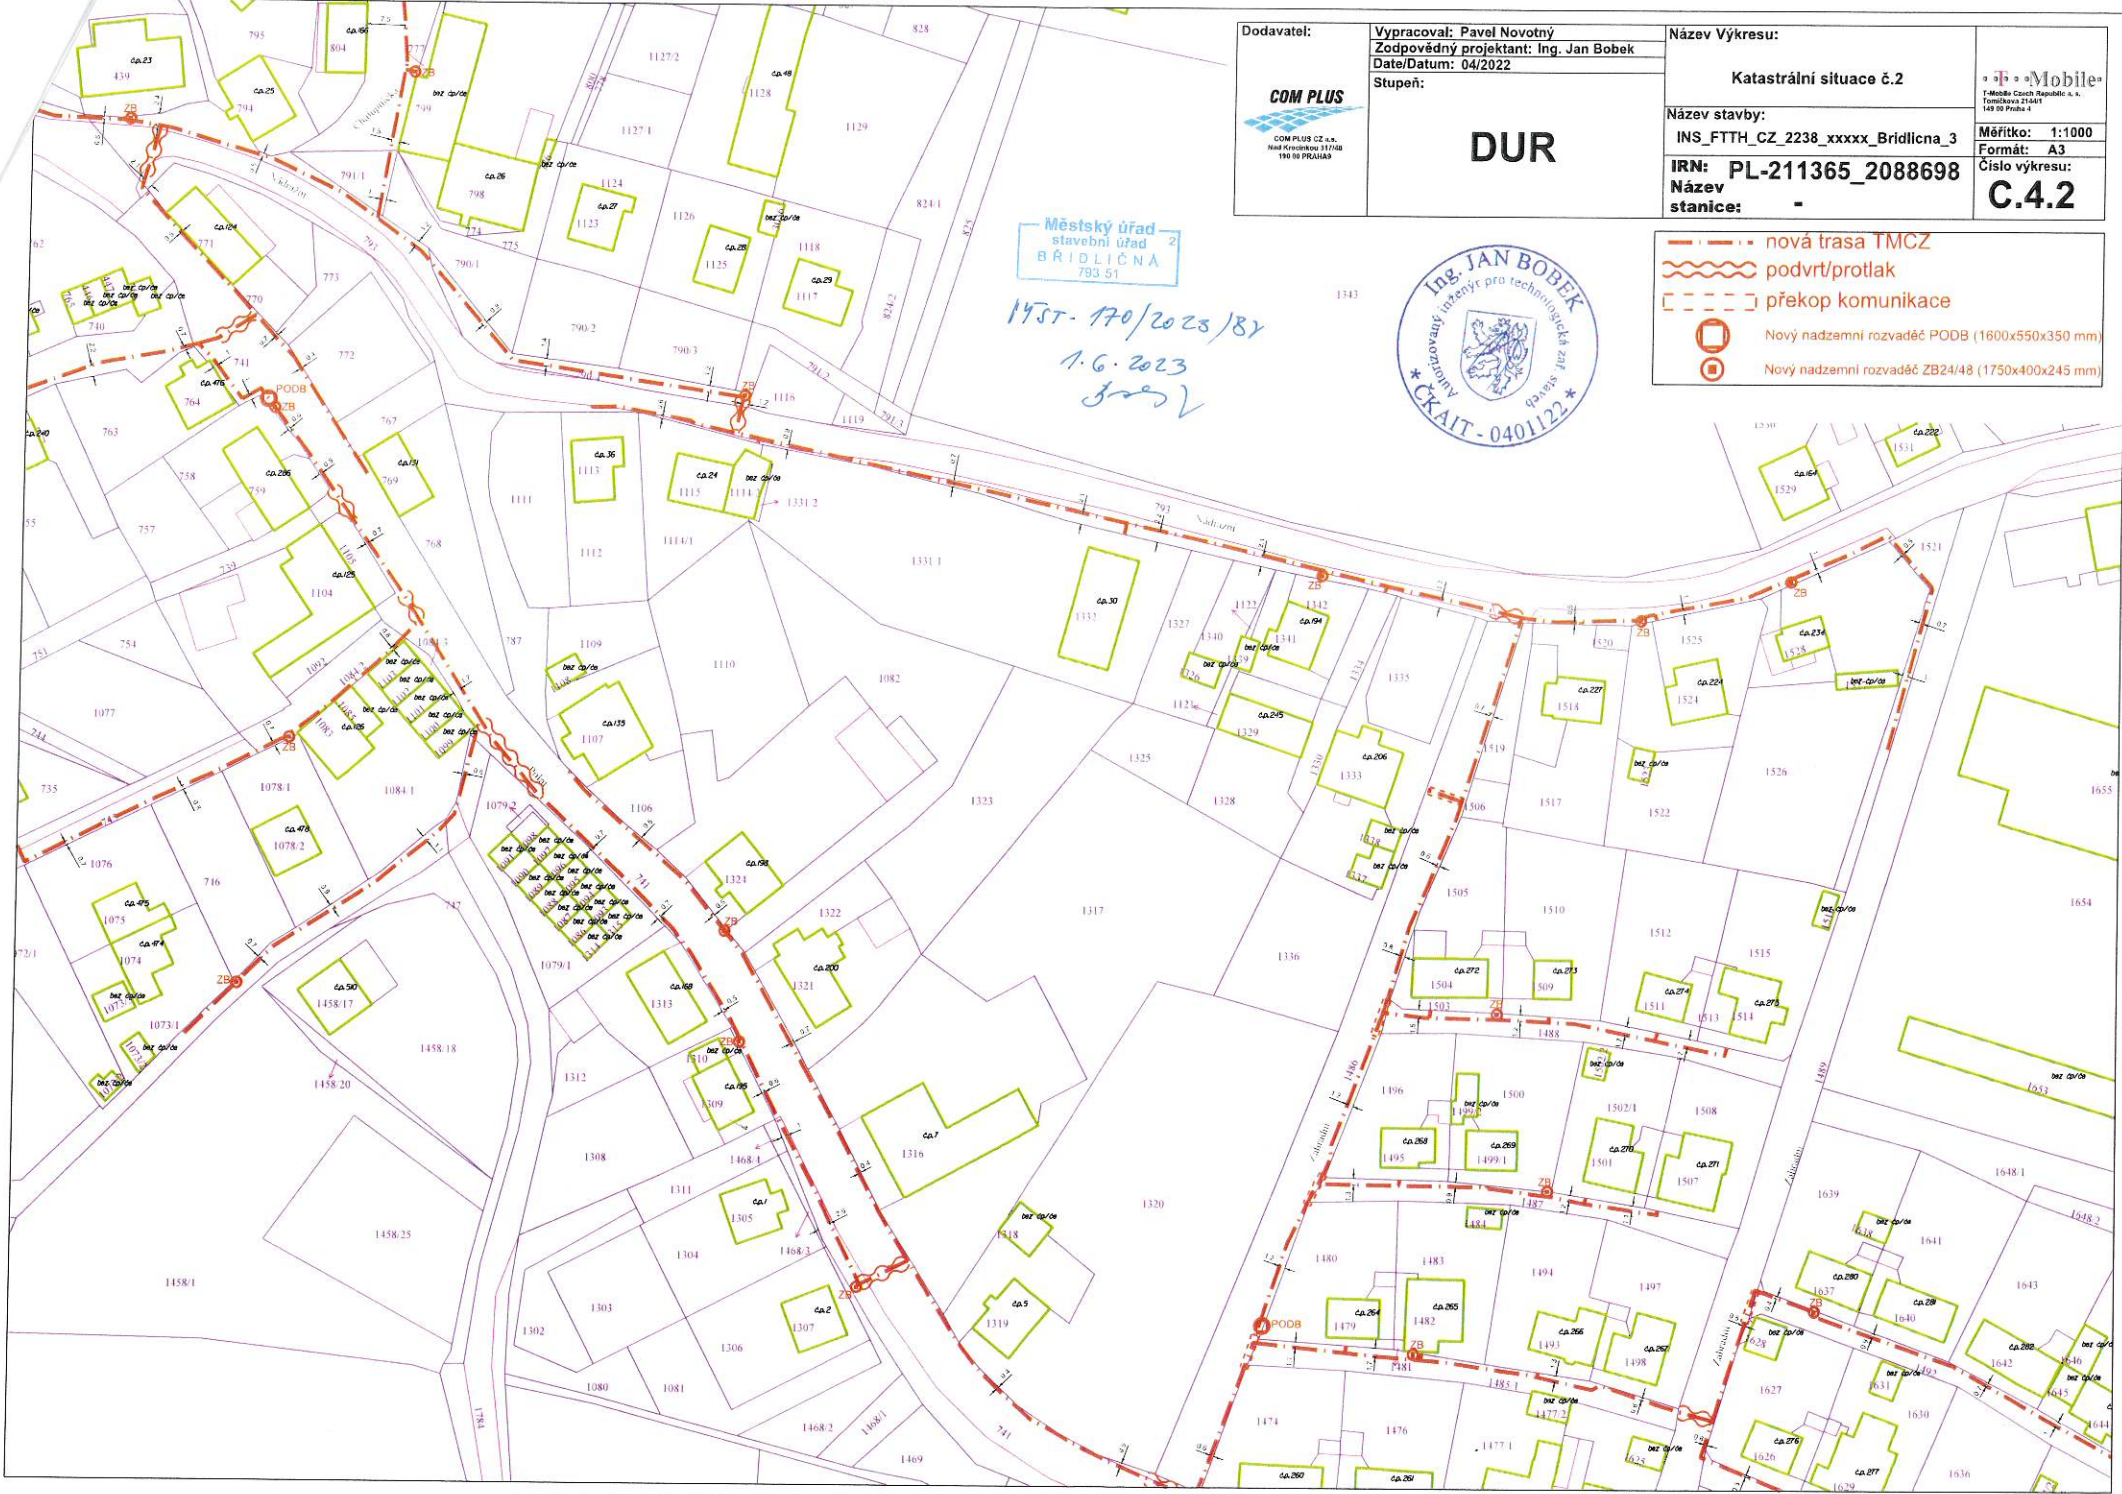

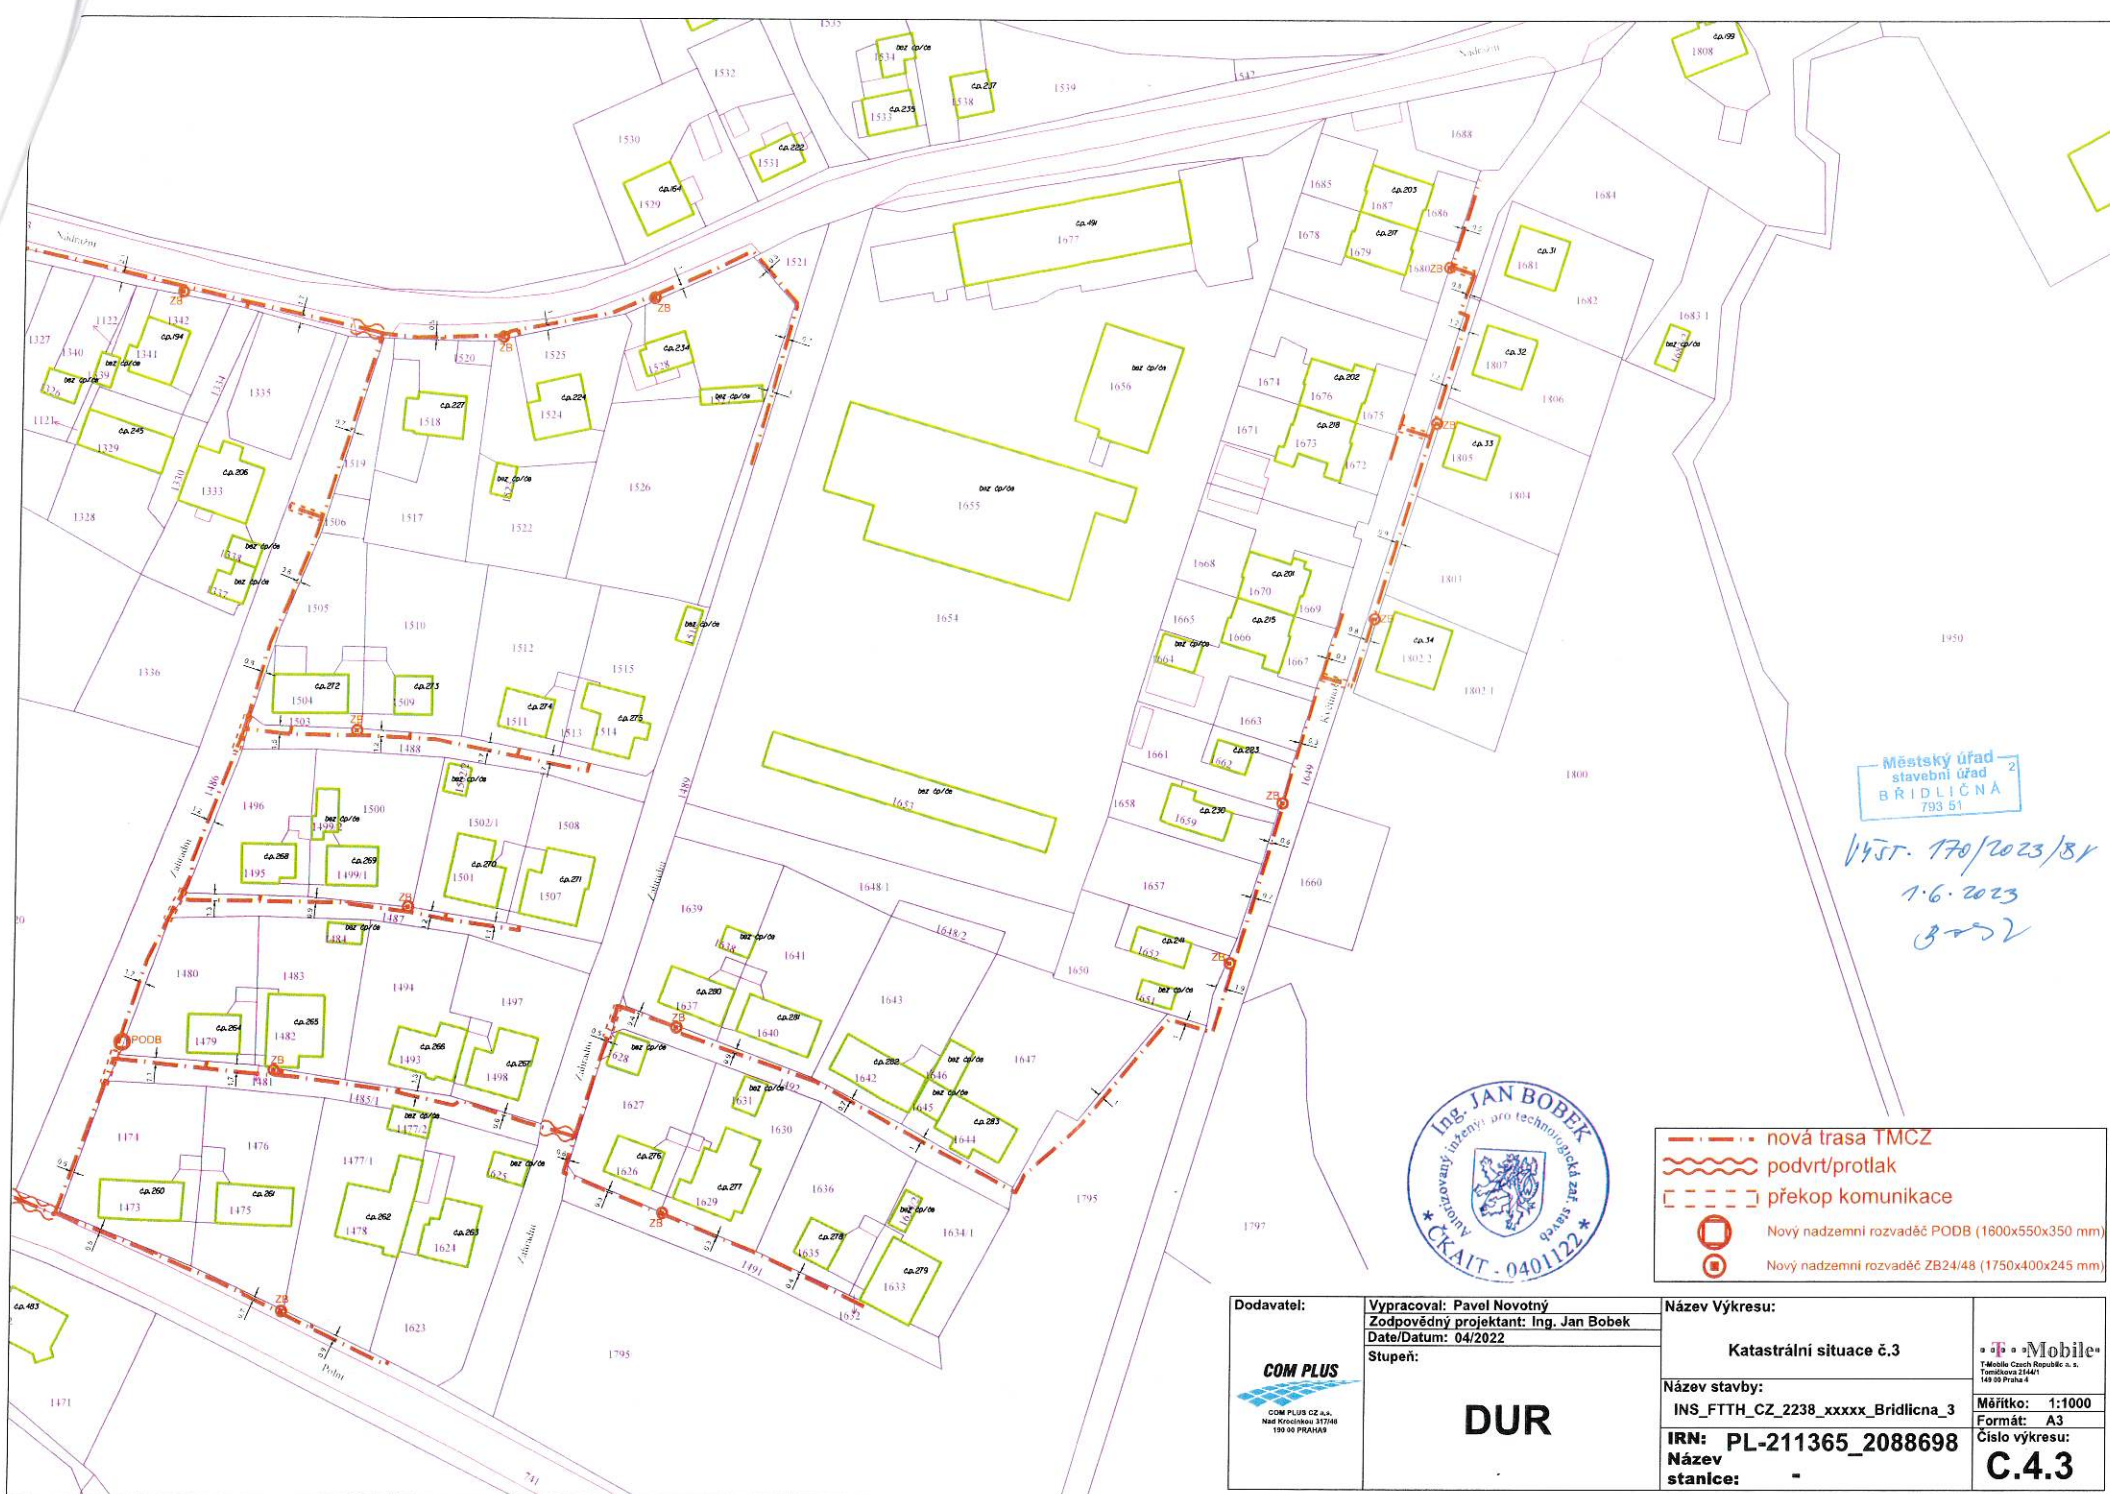

Městský úřad
stavební úřad
BRIDLICHA 2
793 51

Výst. 170/2023/81
1.6.2023
B-22



	nová trasa TMCZ
	podvrst/protlak
	překop komunikace
	Nový nadzemní rozvaděč PODB (1800x550x350 mm)
	Nový nadzemní rozvaděč ZB24/48 (1750x400x245 mm)

Dodavatel: COM PLUS CZ s.r.o. Naš Křižovníků 37748 190 00 PRÁHA 8	Vypracoval: Pavel Novotný Zodpovědný projektant: Ing. Jan Bobek Date/Datum: 04/2022 Stupeň:	Název Výkresu: Katastrální situace č.3	 T-Mobile Czech Republic s.r.o. Tondrůva 2444/1 140 00 Praha 4 Mřítko: 1:1000 Formát: A3 Číslo výkresu: C.4.3
	MĚRITELNOST: <h1 style="text-align: center;">DUR</h1>	Název stavby: INS_FTTH_CZ_2238_XXXXX_Bridlicna_3 Formát: A3 IRN: PL-211365_2088698 Název stanice: -	