



 



- - - - - nová trasa TMCZ
- ~ ~ ~ ~ ~ podvrť/protlak
- - - - - překop komunikace
- Nový nadzemní rozvaděč PO DB (1600x550x350 mm)
- Nový nadzemní rozvaděč ZB24/48 (1750x400x245 mm)



| | | | |
|---|--|--|---|
| COM PLUS CZ a.s. Naš Krocínková 317/48 190 00 PRAHA 9 | Dodavatel: Vypracoval: Pavel Novotný Zodpovědný projektant: Ing. Jan Bobek Date/Datum: 04/2022 | Název Výkresu: Katastrální situace č.1 | T-Mobile Czech Republic a. s. Tomáškova 2144/1 149 00 Praha 4 |
| | DUR | Název stavby: INS_FTTH_CZ_2238_xxxxx_Bridlicna_3 | Měřítko: 1:1000 Formát: A3 Číslo výkresu: C.4.1 |
| Stupeň: | | IRN: PL-211365_2088698 Název stanice: - | |

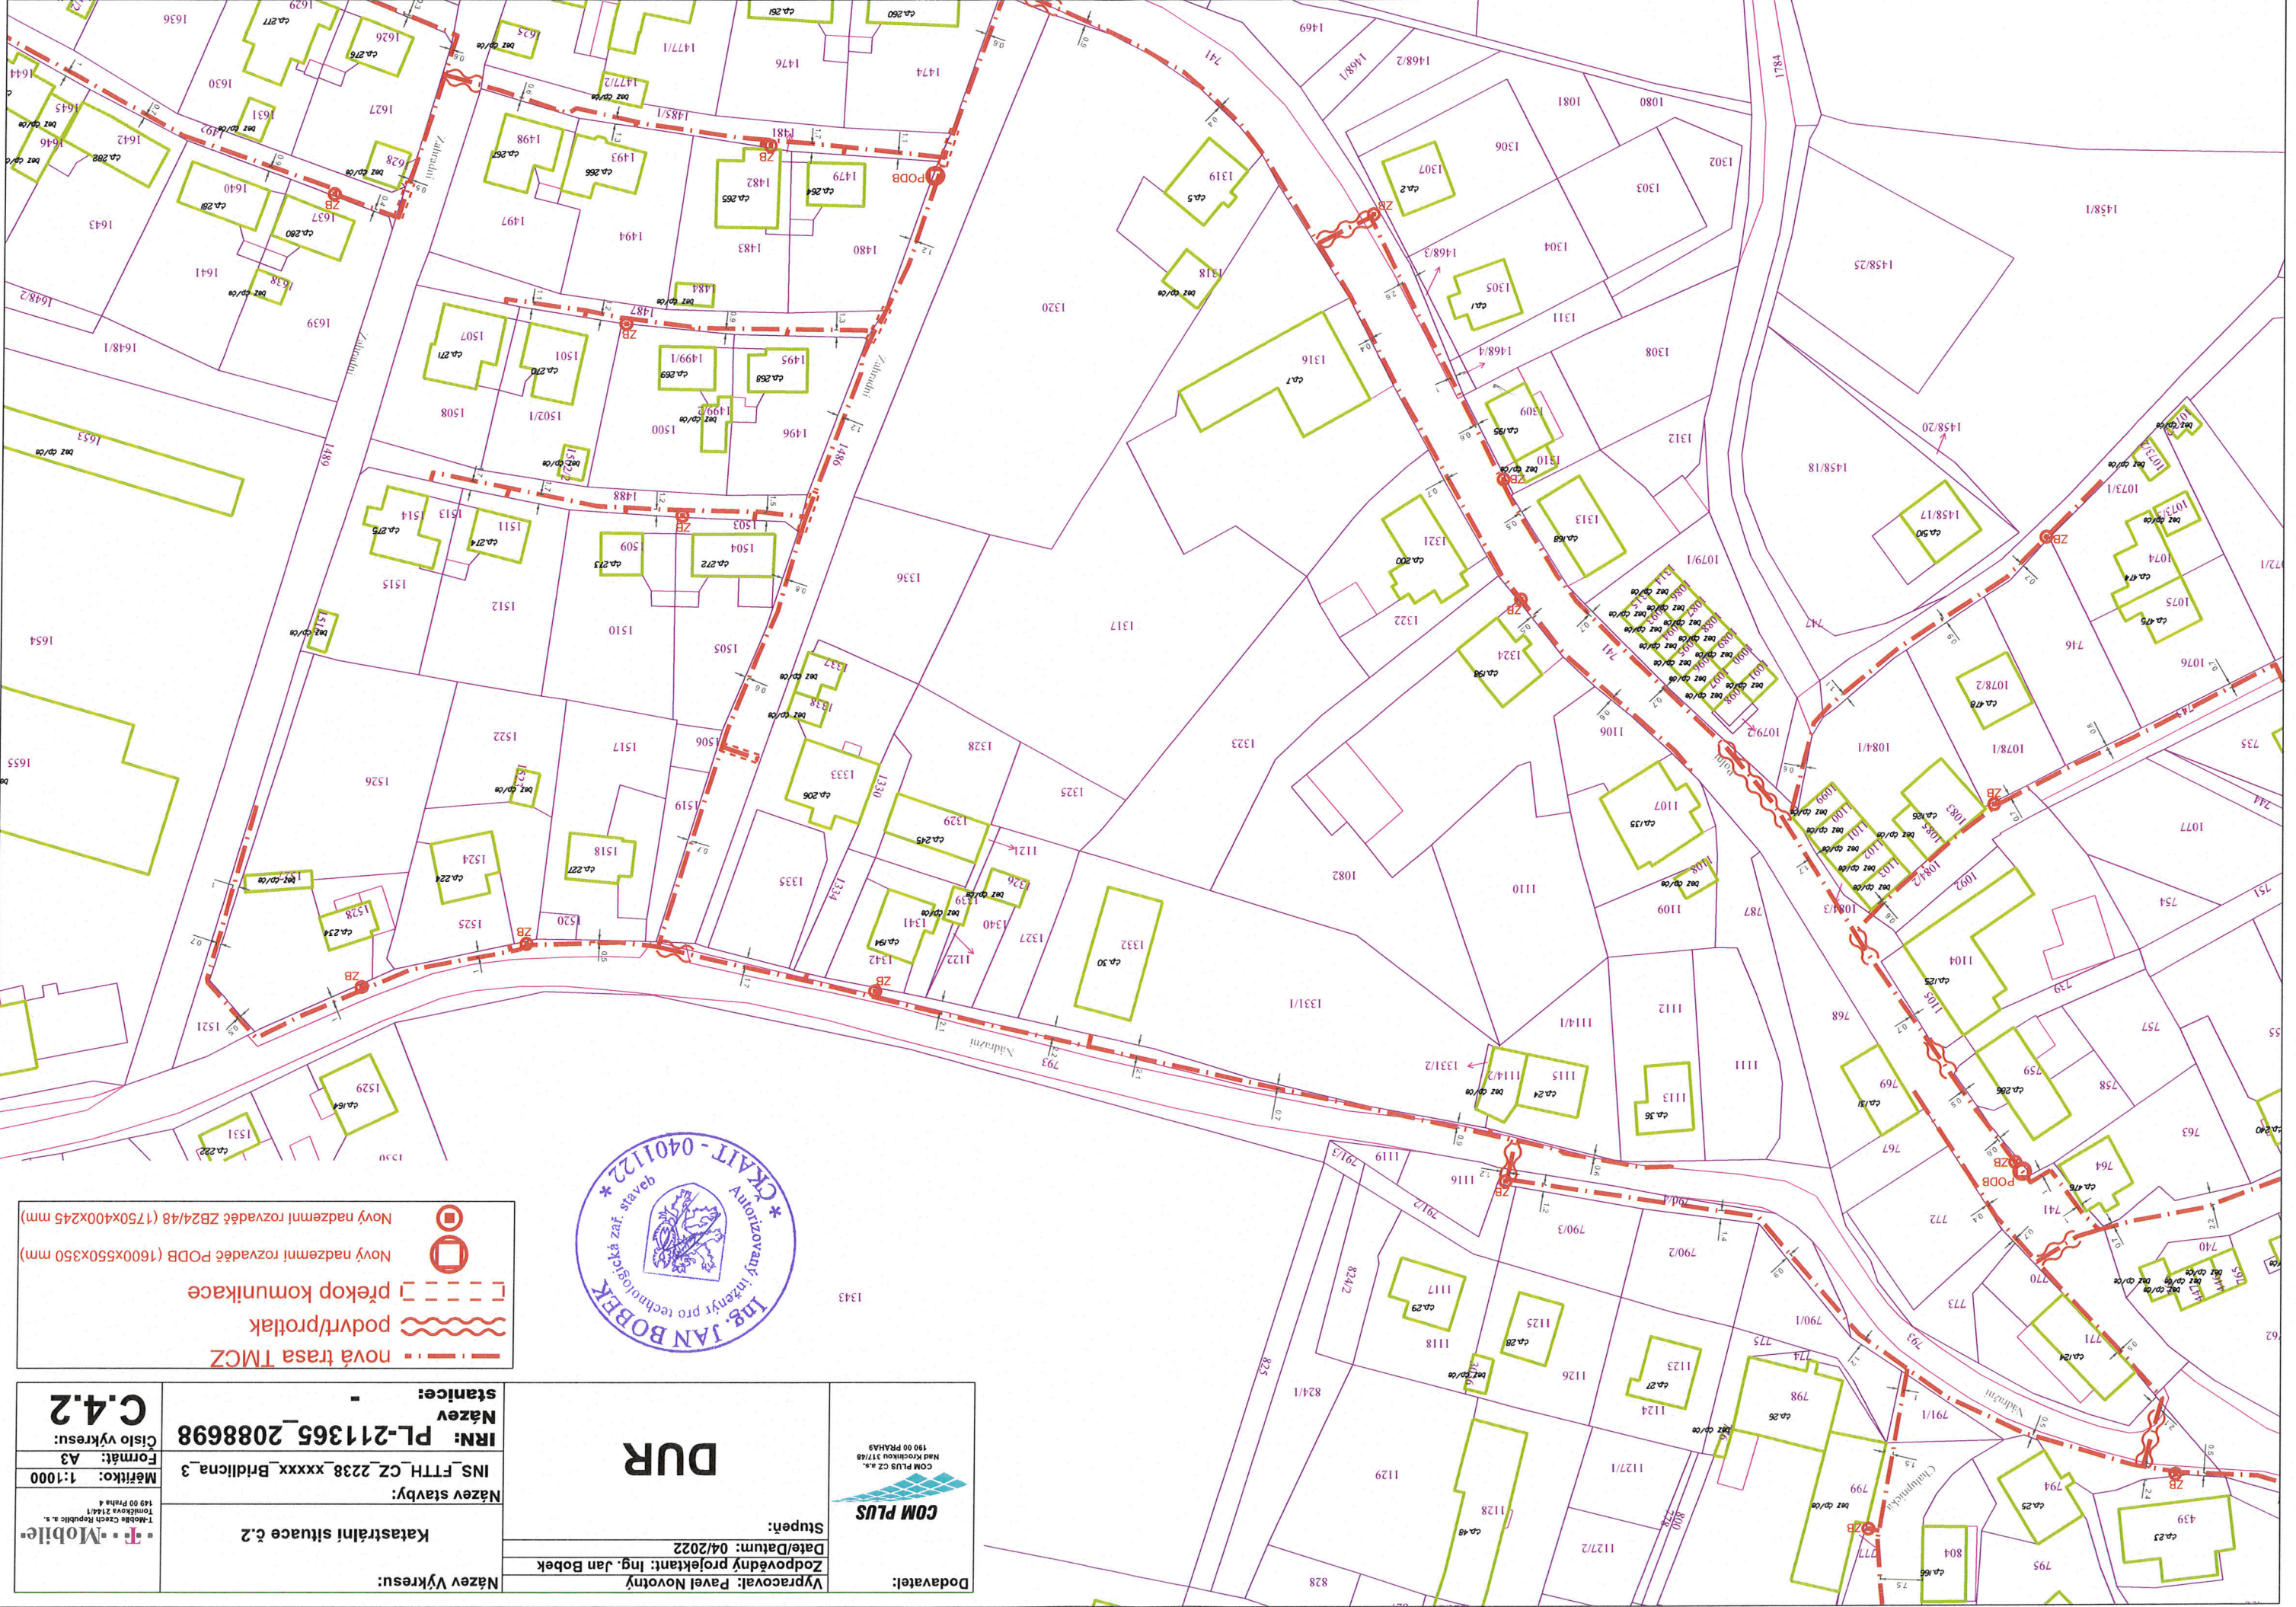

 nová trasa TMZ
 podvr/protlak
 překop/komunikace
 Nový nadzemní rozvaděč ZB24/48 (1750x400x245 mm)
 Nový nadzemní rozvaděč PODB (1600x550x350 mm)

| | | | |
|--|--------------------------------------|---|---|
| COM PLUS <small>COM PLUS CZ s.r.o. Národního 317/68 190 00 Praha 9</small> | | DUR | Mobile <small>149 00 Praha 4 Tomáškova 214/1 149 00 Praha 4</small> |
| Vypracoval: Pavel Novotný Zodpovědný projektant: Ing. Jan Bobek Date/Datum: 04/2022 Stupeň: | Název Vyřes: Katastrální situace č.2 | Název stavby: INS_FTH_CZ_2238_xxxx_Brdična_3 Formát: A3 Měřítko: 1:1000 Číslo vyřes: C.4.2 | IRN: PL-211365_2088698 Název stánice: |

| | | |
|---|---|-------------------------|
| COM PLUS <small>COM PLUS CZ s.r.l. Nad Křehkou 37/48 190 00 PRAHA 9</small> | Vypracoval: Pavel Novotný Stupeň: | Dodavatel: |
| | Zpracoval: Pavel Novotný Date/Datum: 04/2022 | Vyráběcí: |
| Název stavby: INS_FTH_CZ_2238_xxxx_Bridlicna_3 | Název výkresu: Katastrální situace č.3 | Název výkresu: |
| IRN: PL-211365_2088698 Formát: A3 Měřítko: 1:1000 | Stanice: - | C.4.3 Číslo výkresu: |
| Mobilie <small>Tomáškova 2144/1 149 00 Praha 4</small> | Název stavby: INS_FTH_CZ_2238_xxxx_Bridlicna_3 | C.4.3 Číslo výkresu: |



--- nová trasa TMCZ
 ~~~~~ podvr/protlak  
 □ překop komunikace  
 ○ Nový nadzemní rozvaděč PODB (1600x550x350 mm)  
 ○ Nový nadzemní rozvaděč ZB24/48 (1750x400x245 mm)

